
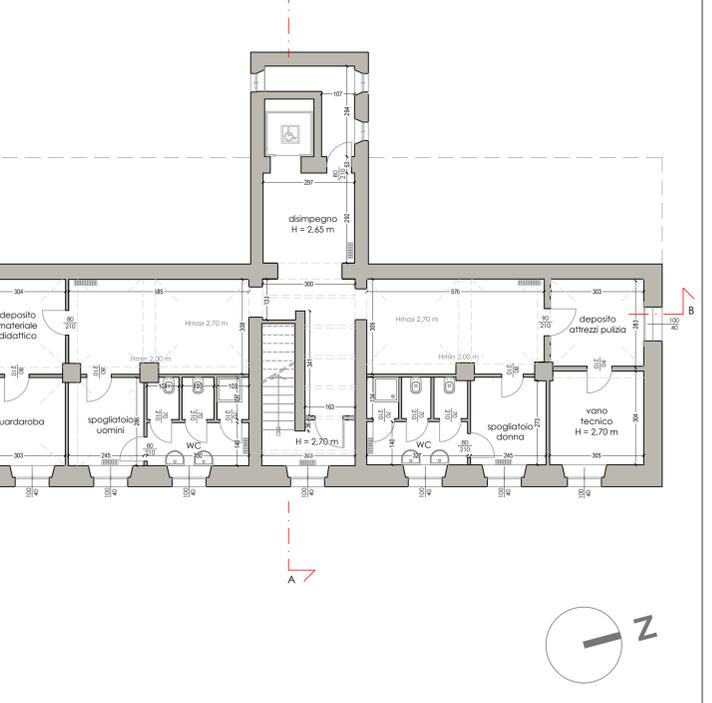
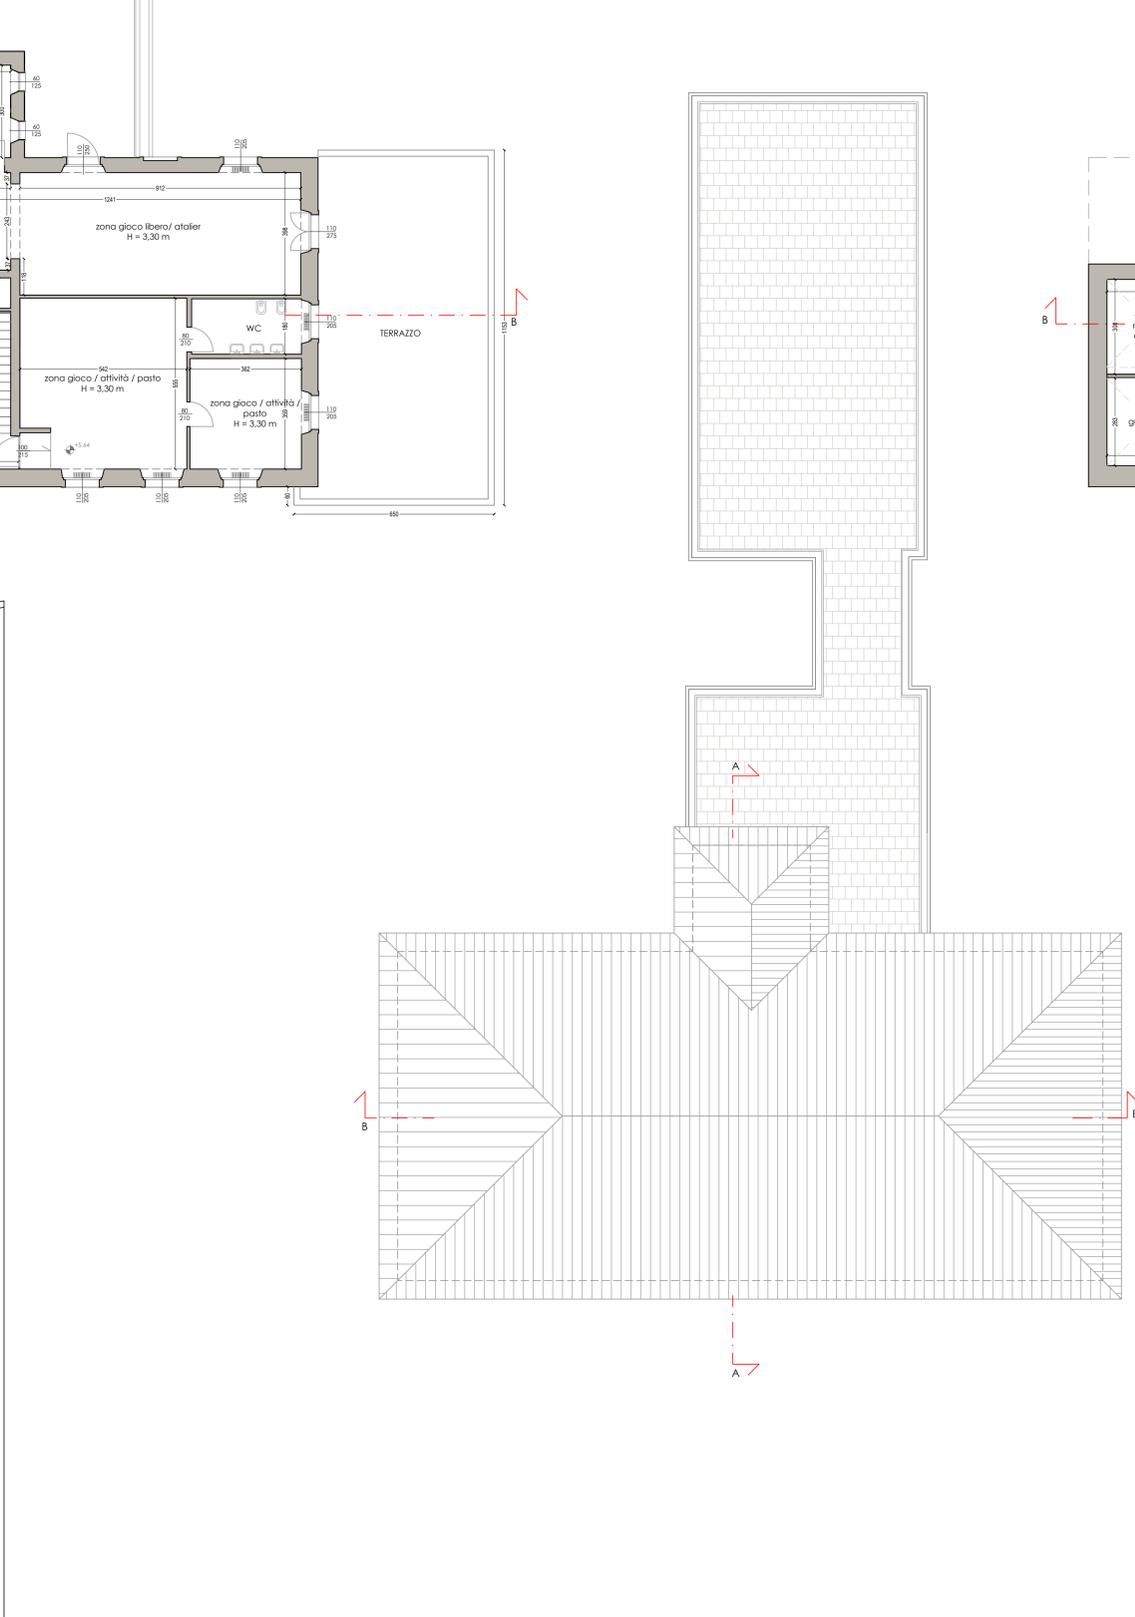


PIANTA PIANO RIALZATO
stato di fatto - scala 1:100

PIANTA PIANO PRIMO
stato di fatto - scala 1:100

COPERTURA
stato di fatto - scala 1:100

PIANTA PIANO INTERRATO
stato di fatto - scala 1:100

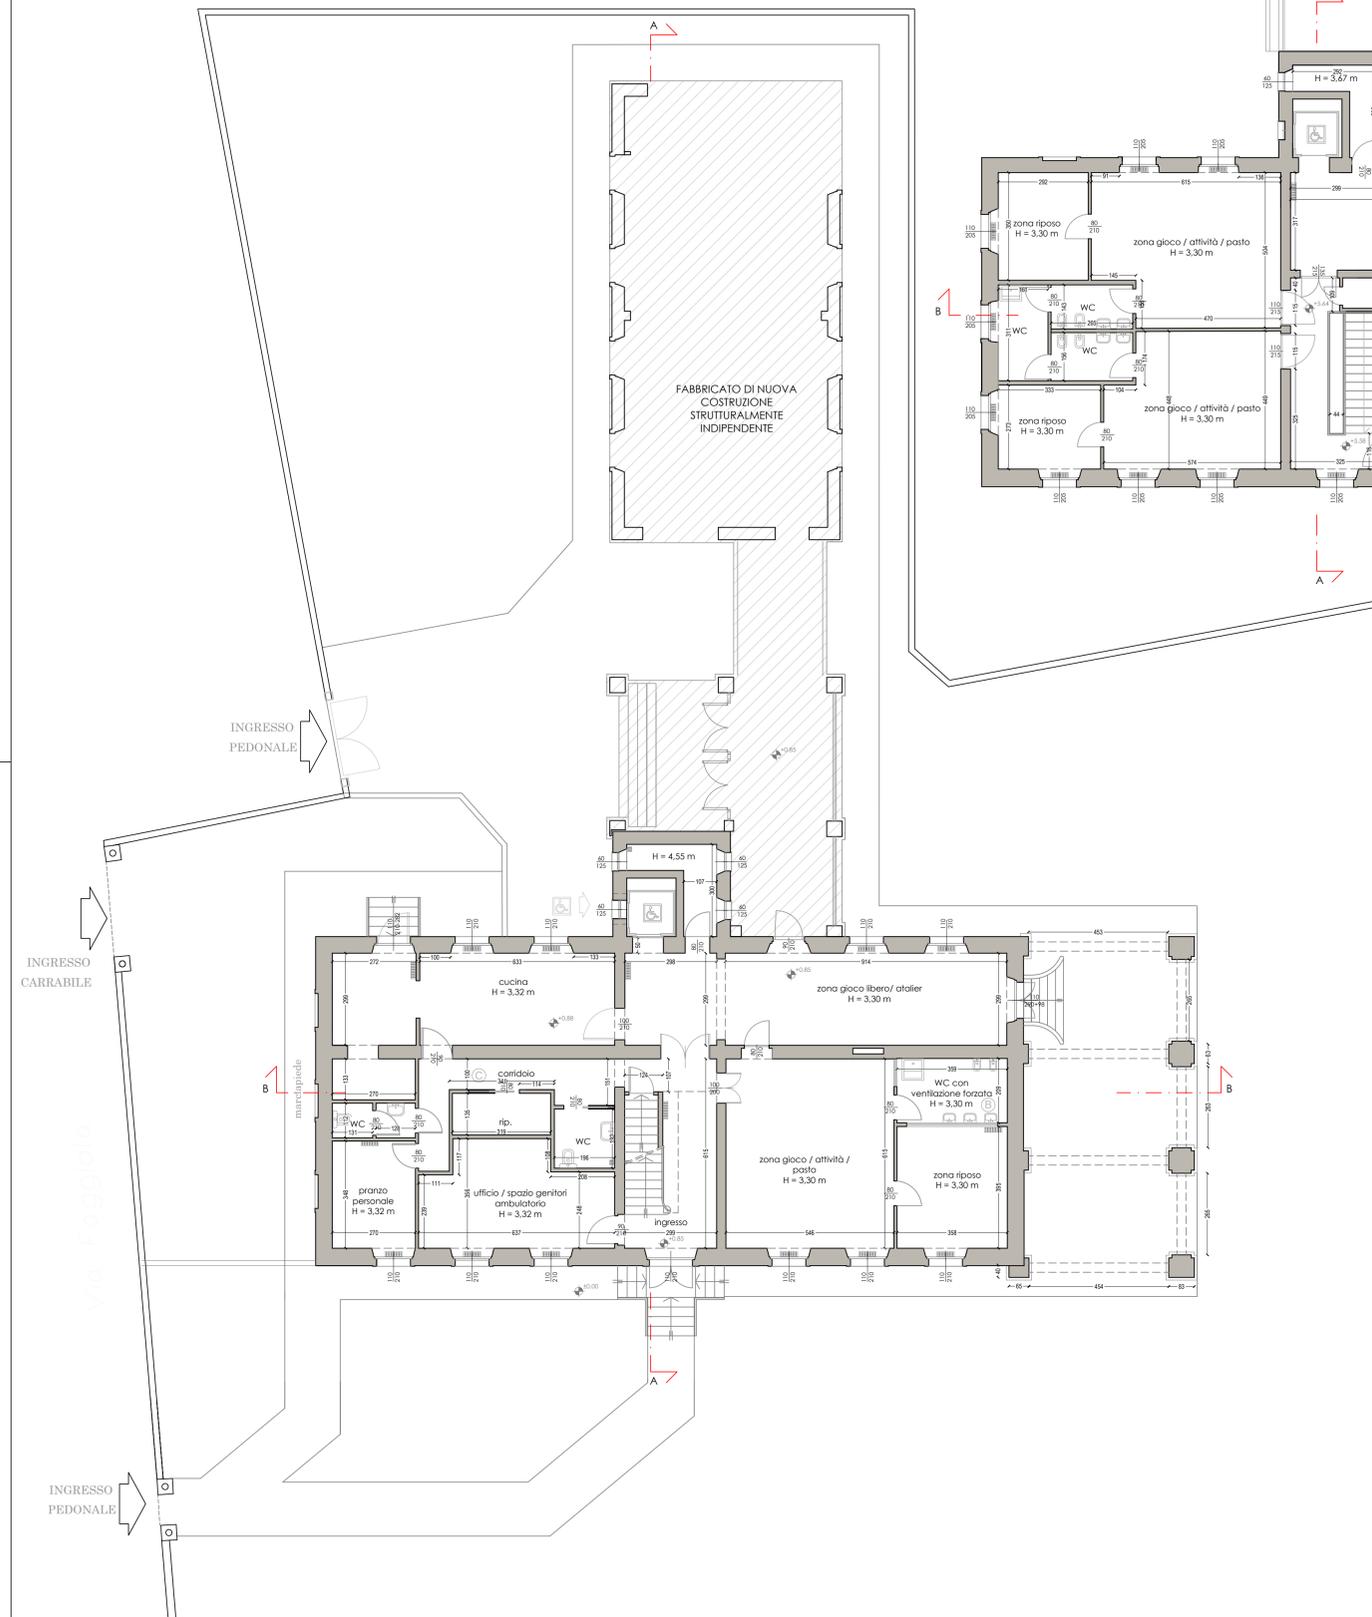

PROGETTO ESECUTIVO

PR FESR 2021 - 2027
BANDO PR FESR 2021-2027 - INTERVENTI DI RIQUALIFICAZIONE ENERGETICA E MIGLIORAMENTO/ ADEGUAMENTO SISMICO DEGLI EDIFICI PUBBLICI OBIETTIVO SPECIFICO 2 - AZIONI 2.1.1-2.2.1-2.4.1) BANDO 2022
ASILO NIDO MAGICA BULA - GARIGA DI PODENZANO
 CUP: J64D23000570006



Committente: COMUNE DI PODENZANO Via Monte Grappa n. 100 - 29027 Podenzano (PC)	visto ed approvato: Dott. Ing. Silvio Carini																	
Progetto e D.L.: STUDIO TECNICO Dott. Ing. Silvio Carini Via Antonio Trivelli n. 7 - 29122 Piacenza Tel./Fax: 0523-711319 - mobile: 333-2895211 e-mail: ing.silviocarini@gmail.com p.e.c. silvio.carini@ingpec.eu	il Tecnico: Dott. Ing. Silvio Carini																	
Oggetto elaborato: PIANTE STATO DI FATTO	Fase ESE.	Tipo TAV.	Elaborato 2.2															
<table border="1" style="width: 100%; border-collapse: collapse;"> <thead> <tr> <th>REV.</th> <th>DATA</th> <th>DESCRIZIONE</th> </tr> </thead> <tbody> <tr> <td>00</td> <td>20 / 04 / 2023</td> <td>EMESSO PER APPROVAZIONE</td> </tr> <tr> <td>01</td> <td>18 / 07 / 2023</td> <td>EMESSO PER INTEGRAZIONE RIF. RICHIESTA 25298 DELL'11-07-2023</td> </tr> <tr> <td>02</td> <td>18 / 01 / 2024</td> <td>EMESSO PER NULLA OSTA SOPRINTENDENZA</td> </tr> <tr> <td>03</td> <td>19 / 02 / 2024</td> <td>EMESSO PER APPROVAZIONE STAZIONE APPALTANTE</td> </tr> </tbody> </table>				REV.	DATA	DESCRIZIONE	00	20 / 04 / 2023	EMESSO PER APPROVAZIONE	01	18 / 07 / 2023	EMESSO PER INTEGRAZIONE RIF. RICHIESTA 25298 DELL'11-07-2023	02	18 / 01 / 2024	EMESSO PER NULLA OSTA SOPRINTENDENZA	03	19 / 02 / 2024	EMESSO PER APPROVAZIONE STAZIONE APPALTANTE
REV.	DATA	DESCRIZIONE																
00	20 / 04 / 2023	EMESSO PER APPROVAZIONE																
01	18 / 07 / 2023	EMESSO PER INTEGRAZIONE RIF. RICHIESTA 25298 DELL'11-07-2023																
02	18 / 01 / 2024	EMESSO PER NULLA OSTA SOPRINTENDENZA																
03	19 / 02 / 2024	EMESSO PER APPROVAZIONE STAZIONE APPALTANTE																
redatto: Ing. Carini		controllato: Ing. Carini																