




PIANTA PIANO RIALZATO
progetto - scala 1:100

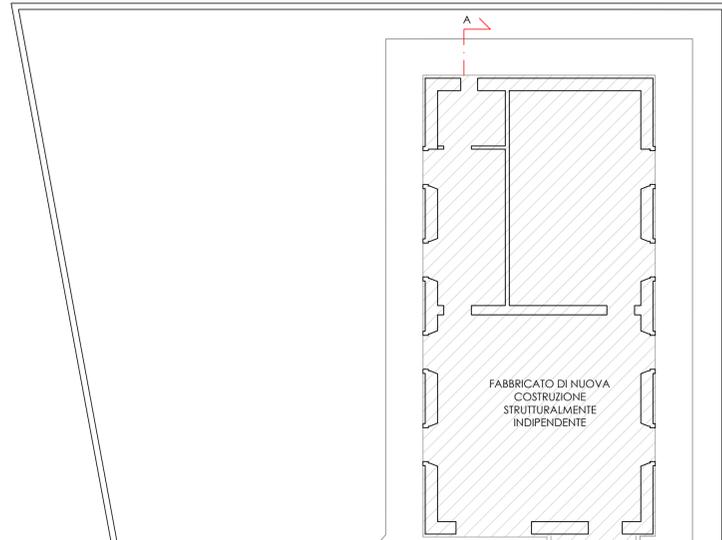



PIANTA PIANO PRIMO
progetto - scala 1:100

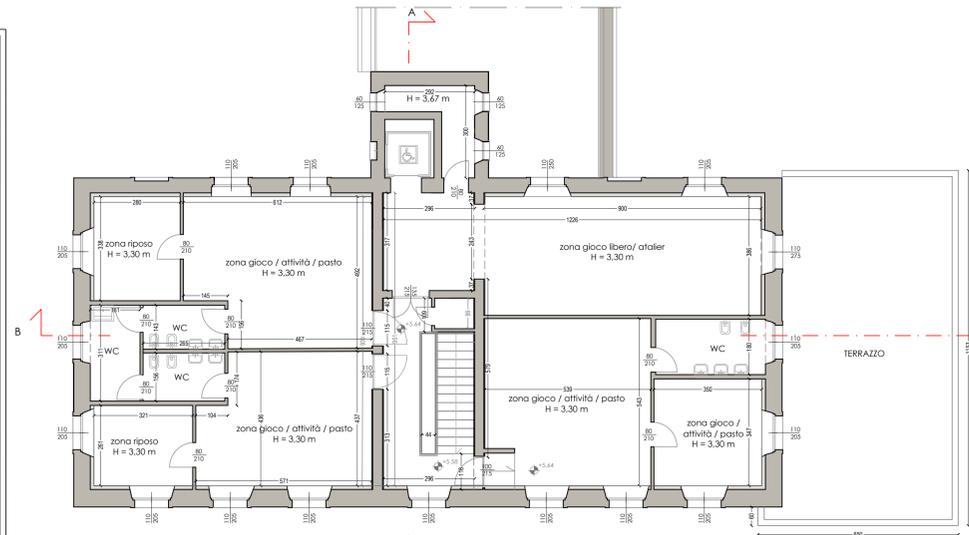

COPERTURA
progetto - scala 1:100

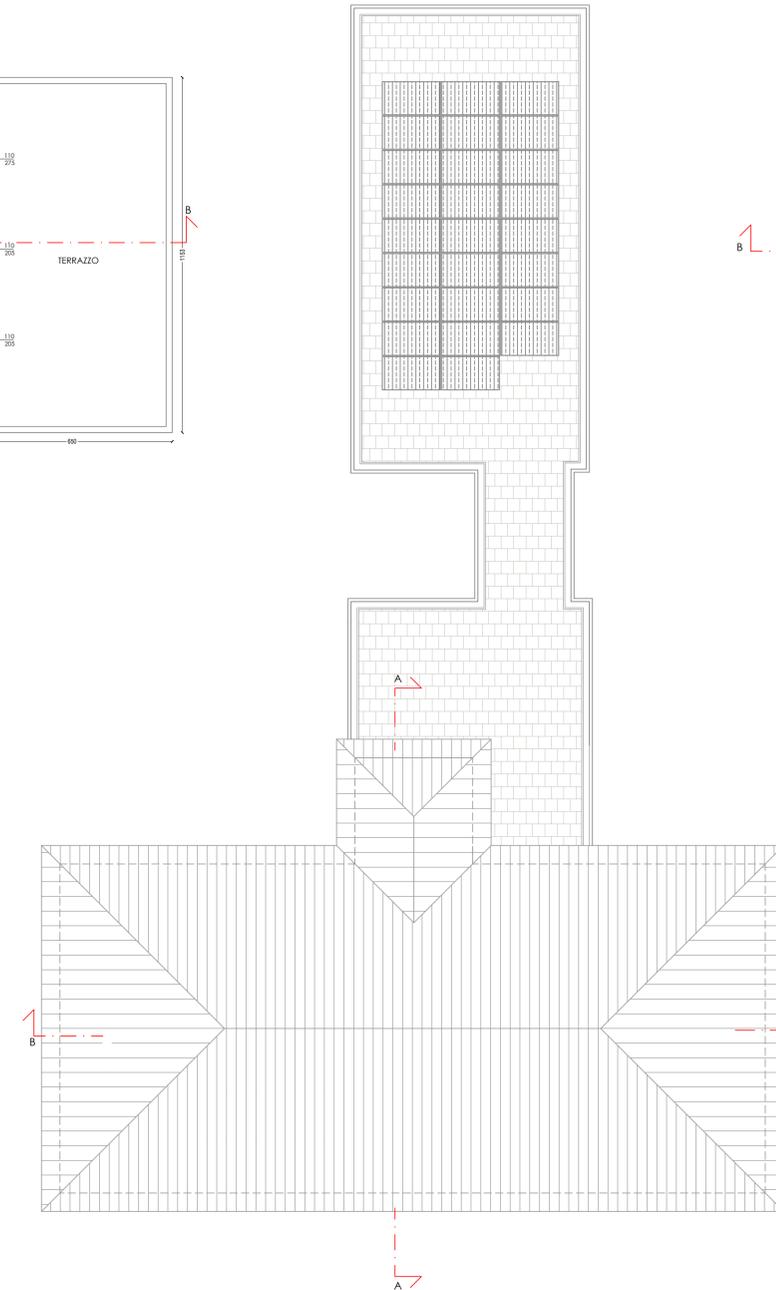

PIANTA PIANO INTERRATO
progetto - scala 1:100

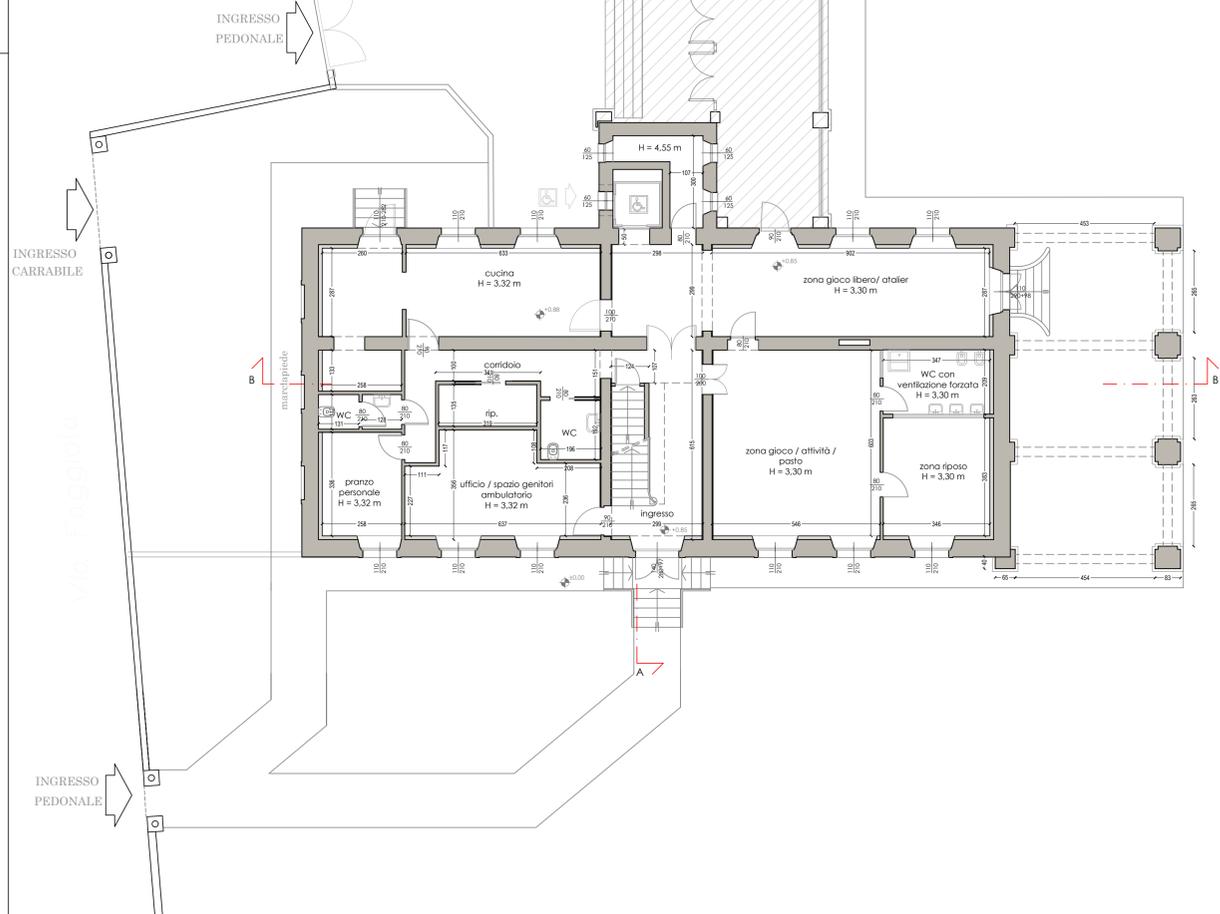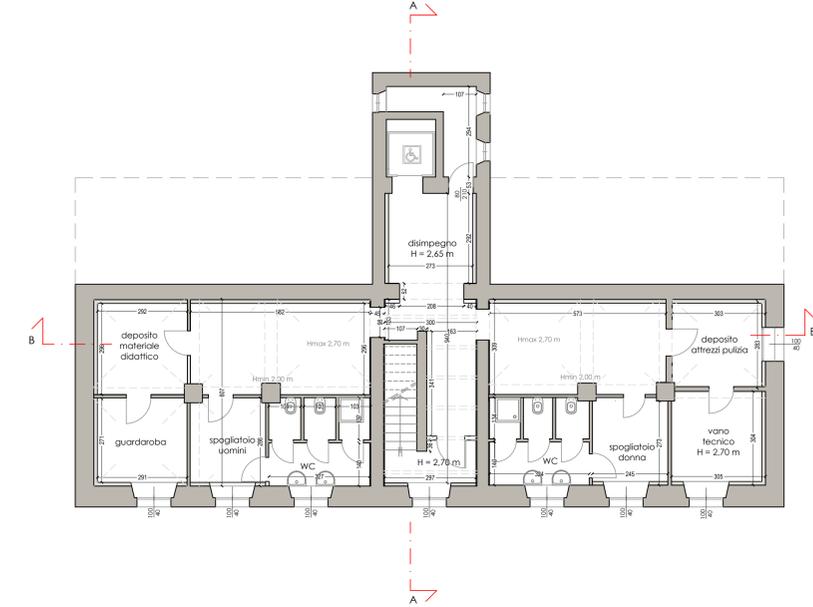

PROGETTO ESECUTIVO

PR FESR 2021 - 2027
BANDO PR FESR 2021-2027 - INTERVENTI DI RIQUALIFICAZIONE ENERGETICA E MIGLIORAMENTO/ ADEGUAMENTO SISMICO DEGLI EDIFICI PUBBLICI OBIETTIVO SPECIFICO 2 - AZIONI 2.1.1-2.2.1-2.4.1) BANDO 2022
ASILO NIDO MAGICA BULA - GARIGA DI PODENZANO
CUP: J64D23000570006

Committente: COMUNE DI PODENZANO <small>Via Monte Grappa n. 100 - 29027 Podenzano (PC)</small>	visto ed approvato: 															
Progetto e D.L.: STUDIO TECNICO Dot. Ing. Silvio Carini <small>Via Antonio Trivoli n.7 - 29122 Piacenza Tel./Fax: 0523/711319 - mobile: 333-2996211 e-mail: ing.silviocarini@gmail.com p.e.c. silvio.carini@ingpec.eu</small>	il Tecnico: Dott. Ing. Silvio Carini															
Oggetto elaborato: <p style="text-align: center;">PIANTE PROGETTO</p>	<table border="1" style="width: 100%; border-collapse: collapse;"> <tr> <td style="width: 20%;">Fase</td> <td style="width: 20%;">Tipo</td> <td style="width: 60%;">Elaborato</td> </tr> <tr> <td style="text-align: center;">ESE.</td> <td style="text-align: center;">TAV.</td> <td style="text-align: center; font-size: 2em;">2.7</td> </tr> </table>	Fase	Tipo	Elaborato	ESE.	TAV.	2.7									
Fase	Tipo	Elaborato														
ESE.	TAV.	2.7														
<table border="1" style="width: 100%; border-collapse: collapse;"> <thead> <tr> <th style="width: 10%;">REV.</th> <th style="width: 15%;">DATA</th> <th>DESCRIZIONE</th> </tr> </thead> <tbody> <tr> <td style="text-align: center;">00</td> <td style="text-align: center;">20 / 04 / 2023</td> <td>EMESSO PER APPROVAZIONE</td> </tr> <tr> <td style="text-align: center;">01</td> <td style="text-align: center;">18 / 07 / 2023</td> <td>EMESSO PER INTEGRAZIONE RIF. RICHIESTA 25298 DELL'11-07-2023</td> </tr> <tr> <td style="text-align: center;">02</td> <td style="text-align: center;">18 / 01 / 2024</td> <td>EMESSO PER NULLA OSTA SOPRINTENDENZA</td> </tr> <tr> <td style="text-align: center;">03</td> <td style="text-align: center;">19 / 02 / 2024</td> <td>EMESSO PER APPROVAZIONE STAZIONE APPALTANTE</td> </tr> </tbody> </table>		REV.	DATA	DESCRIZIONE	00	20 / 04 / 2023	EMESSO PER APPROVAZIONE	01	18 / 07 / 2023	EMESSO PER INTEGRAZIONE RIF. RICHIESTA 25298 DELL'11-07-2023	02	18 / 01 / 2024	EMESSO PER NULLA OSTA SOPRINTENDENZA	03	19 / 02 / 2024	EMESSO PER APPROVAZIONE STAZIONE APPALTANTE
REV.	DATA	DESCRIZIONE														
00	20 / 04 / 2023	EMESSO PER APPROVAZIONE														
01	18 / 07 / 2023	EMESSO PER INTEGRAZIONE RIF. RICHIESTA 25298 DELL'11-07-2023														
02	18 / 01 / 2024	EMESSO PER NULLA OSTA SOPRINTENDENZA														
03	19 / 02 / 2024	EMESSO PER APPROVAZIONE STAZIONE APPALTANTE														
redatto: Ing. Carini	controllato: Ing. Carini															